


Planta de Drenagem Pluvial

Rua Vinte de Setembro - Trecho 3


TUBO DE CONCRETO ARMADO Ø 40mm
Comprimento 15,00 m

IFF
Campos

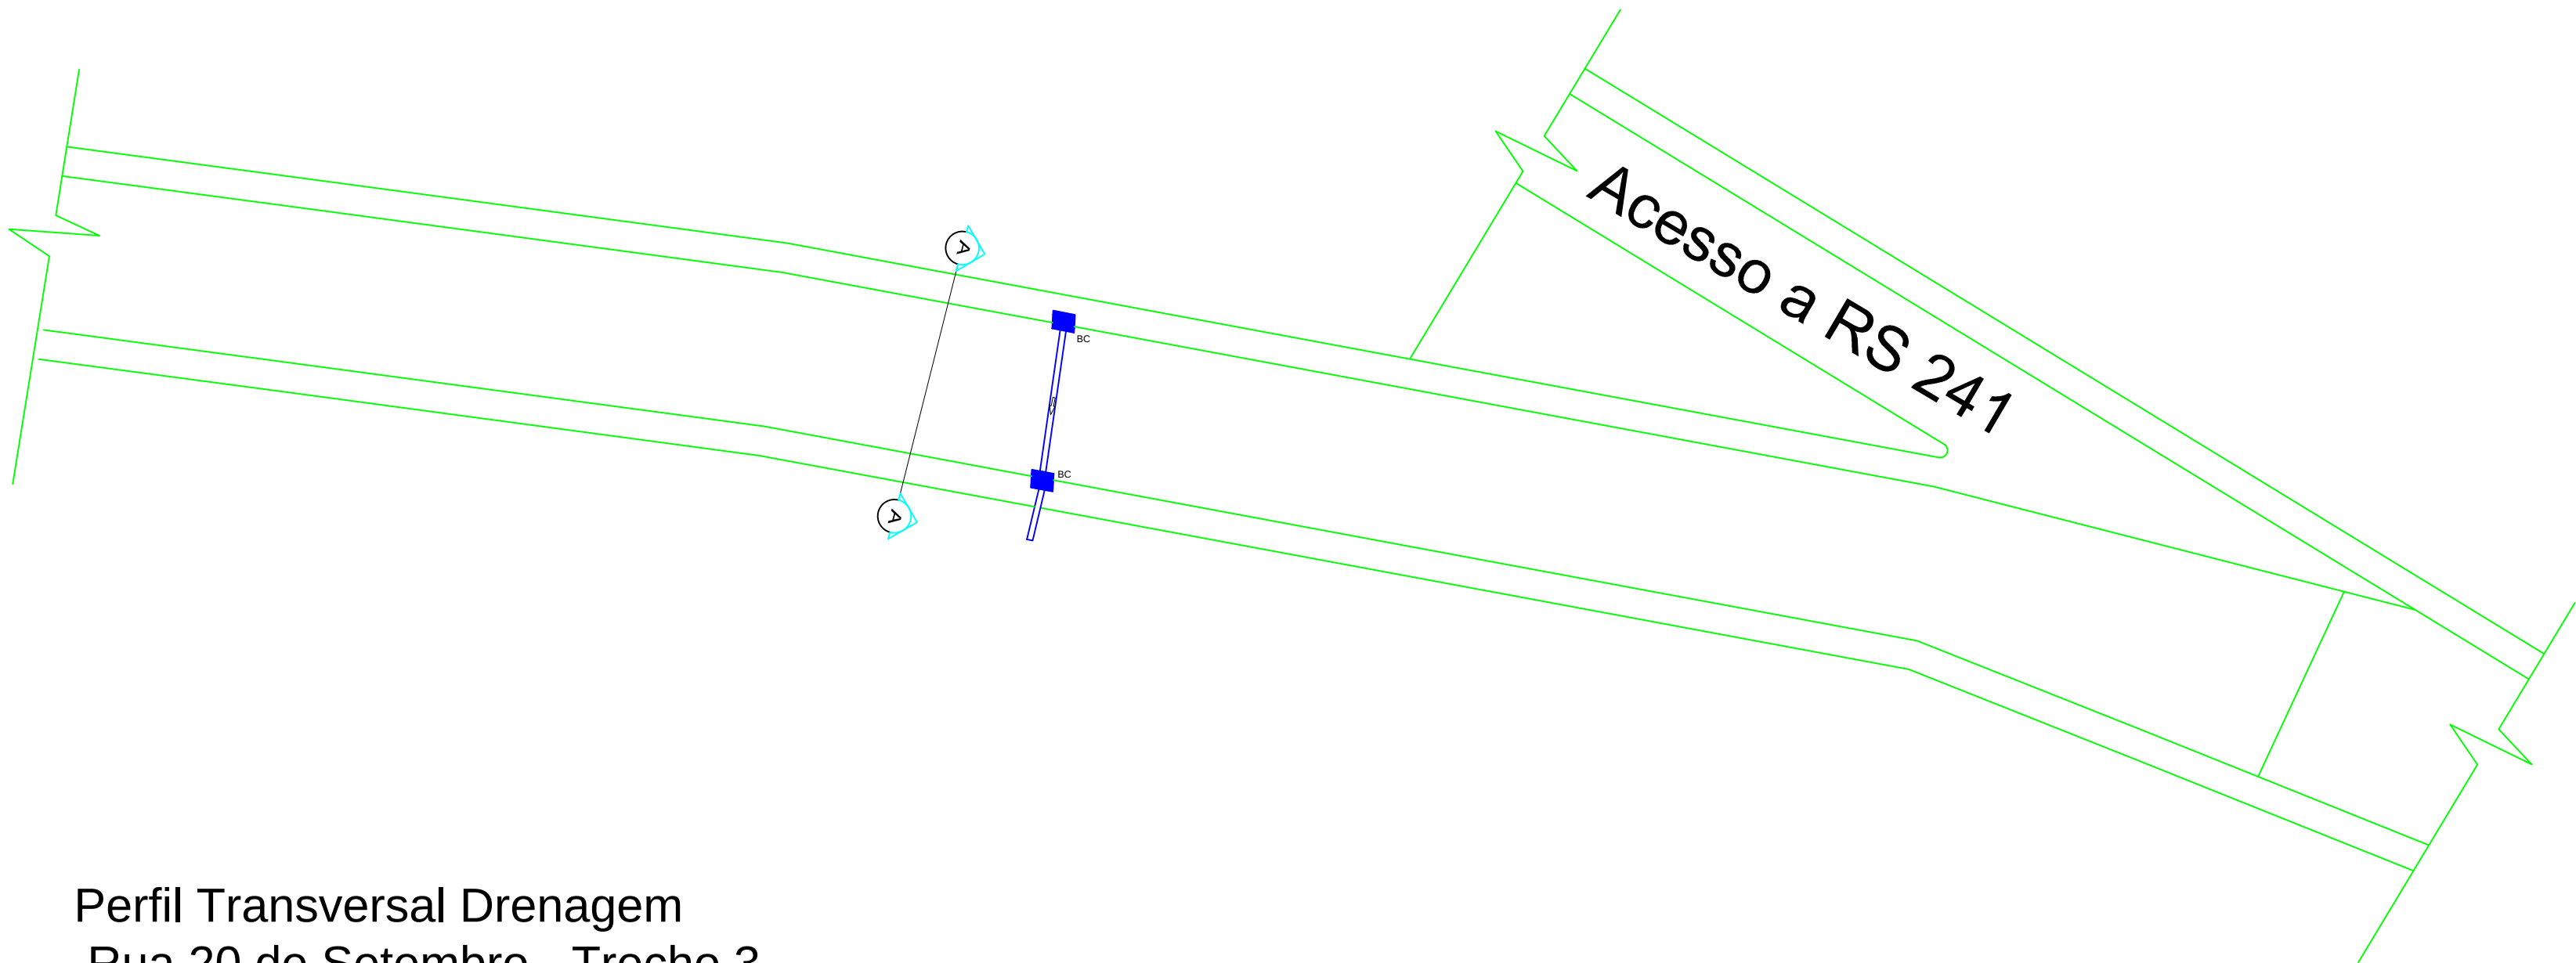

Trecho - 2

Perfil Transversal Drenagem Rua 20 de Setembro - Trecho 3

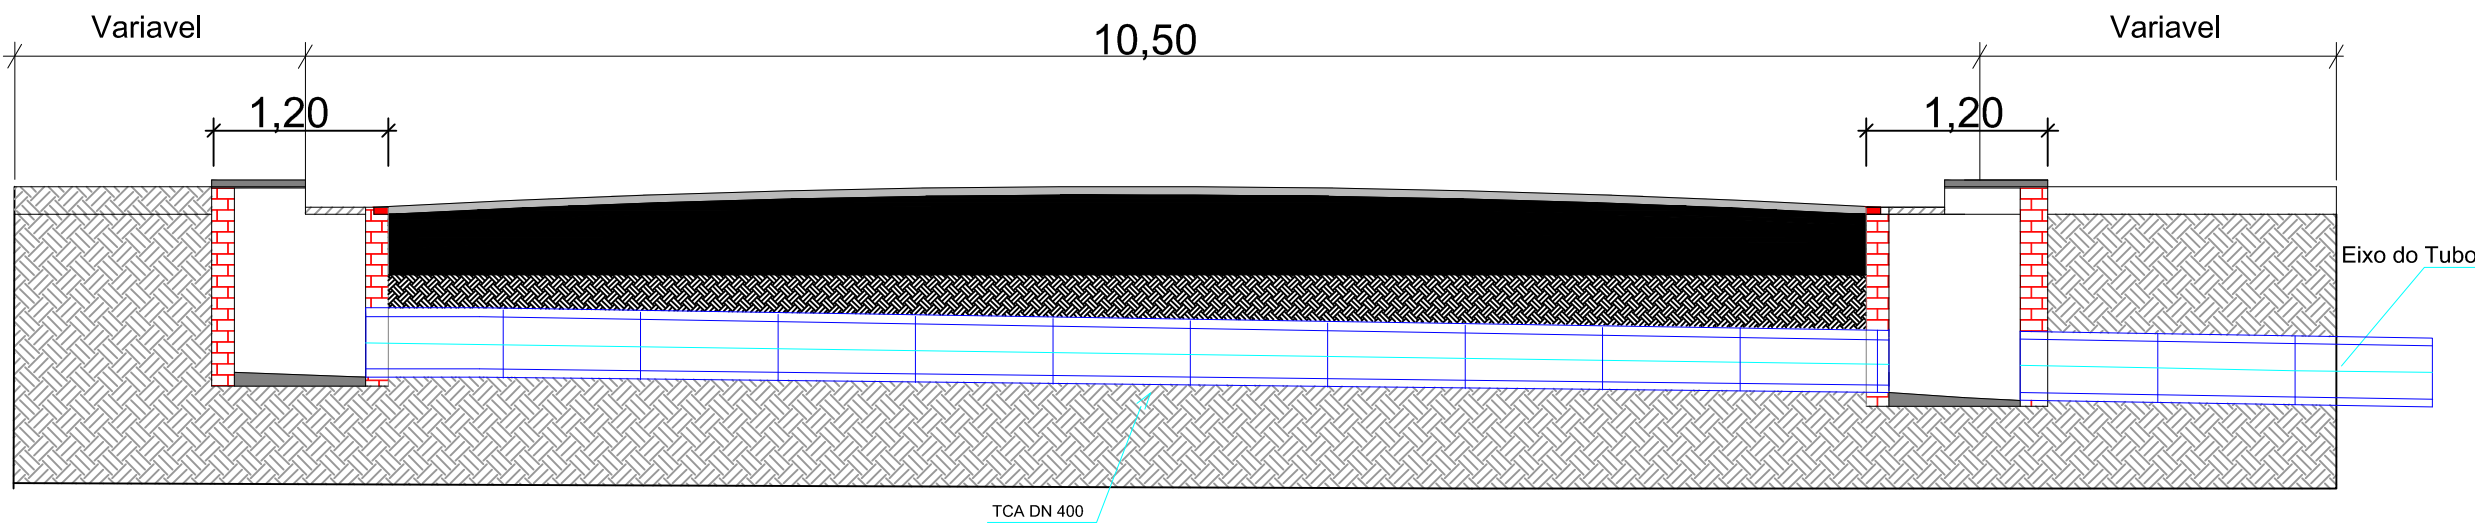


Corte A' A'


Esc: 1;50

BOCA DE LOBO

Detalhe dos Dispositivos
Bocas de Lobo Com Grelha de Ferro

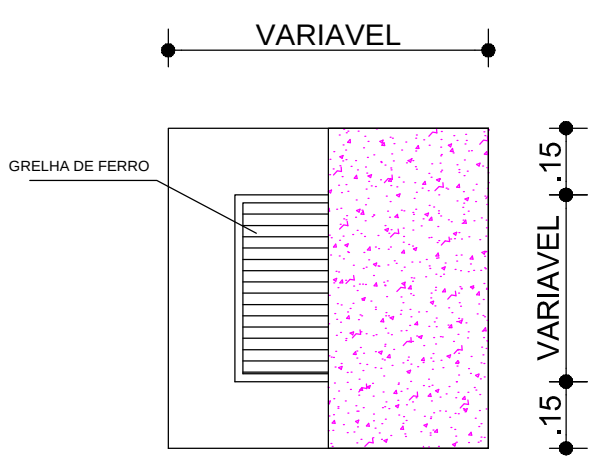

BOCA DE LOBO
PLANTA BAIXA
ESCALA: 1/25

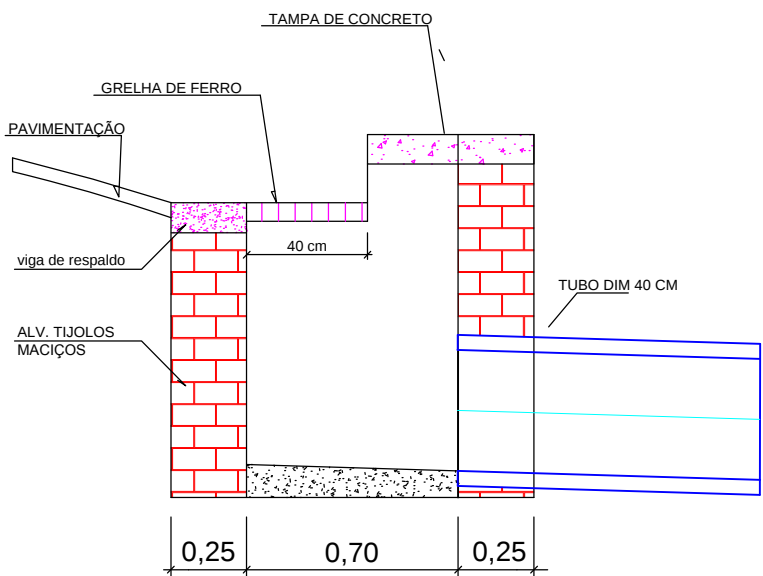

CORTE AB
ESCALA: 1/25



Município de
São Vicente do Sul
A Terra Doce do Centro-oeste Gaúcho



Out. / 2014	OBRA: Recapeamento Asfáltico com C.B.U.Q
ESCALA: INDICADA	LOCAL: Rua Vinte de Setembro - Trecho 3
DESENHO: CARLA MINUZZI	PRANCHA: Planta de Drenagem Pluvial ; Cortes ; Perfil Transversal
PRANCHA: 06	RESPONSÁVEL TÉCNICO: Nilton Lopes Furlan Arquiteto e Urbanista CAU A62990-1
PREFEITO MUNICIPAL: Fernando da Rosa Pahim	SECRETÁRIO DE PLANEJAMENTO: Gilson Parodes

Rua General João Antônio, 1.905
São Vicente do Sul - CEP 97420-000
CNPJ: 07.572.079/0001-03
Fone: +55 3257-1313 / +55 3257-1314