


TABELA DE ESQUADRIAS

COD	TIPO	LARGURA	ALTURA	PEITORIL	MATERIAL	QTD	ÁREA (m²)
J1	Janela de correr 2 folhas	100,00	120,00	90	Galvanizado	4	1,20
J2	Janela basculante	60,00	50,00	160	Galvanizado	1	0,30
P1	Porta de abrir	80,00	210	-	Madeira	3	1,68
P11	Porta de ferro	90,00	190	-	Galvanizado	2	1,89


QUADRO DE ÁREAS	ÁREA
DORMITÓRIO	10,38m²
DORMITÓRIO	10,38m²
BANHEIRO	3,92m²
SALA DE ESTAR	11,63m²
COZINHA	11,83m²
ÁREA TOTAL ÚTIL	48,14m²
ÁREA TOTAL A CONSTRUIR	56,42m²

LEGENDA	
△	PISO PAREDE FORRO
△	PAREDE DE MADEIRA
△	PAREDE DE ALVENARIA
○	CONCRETO
□	FORRO APARENTE


Planta Baixa  
Escala 1:50

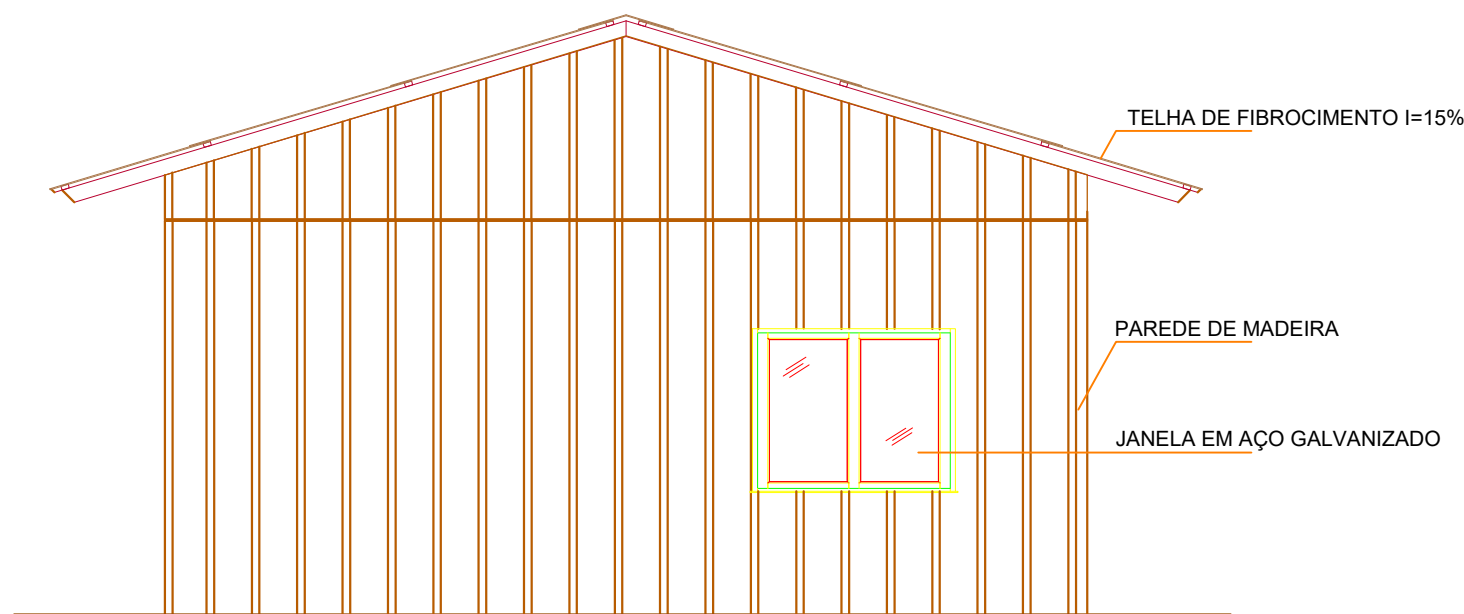


Fachada Oeste  
Escala 1:50

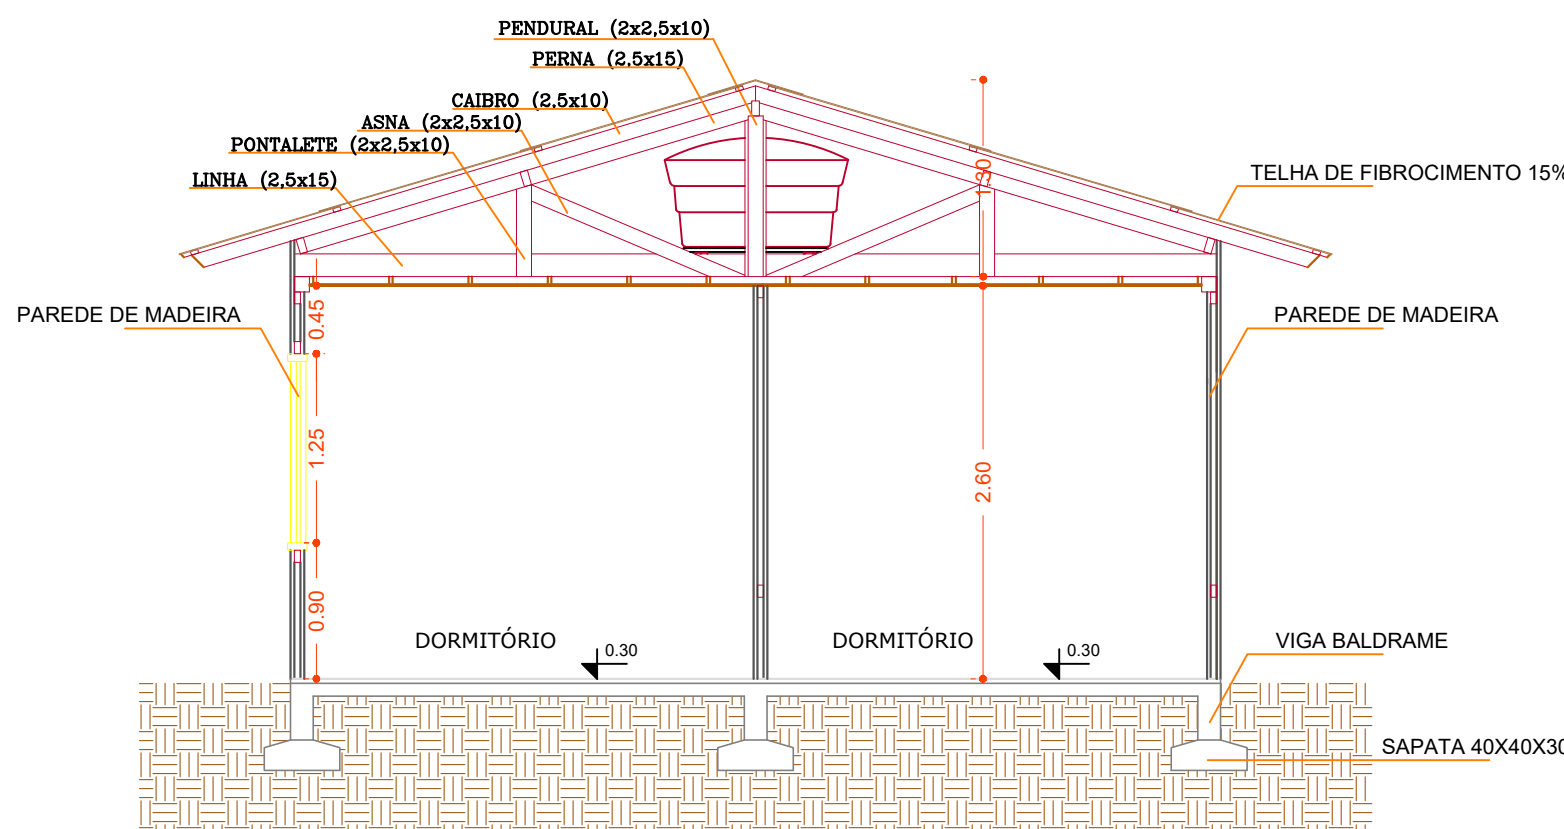

Corte BB  
Escala 1:50

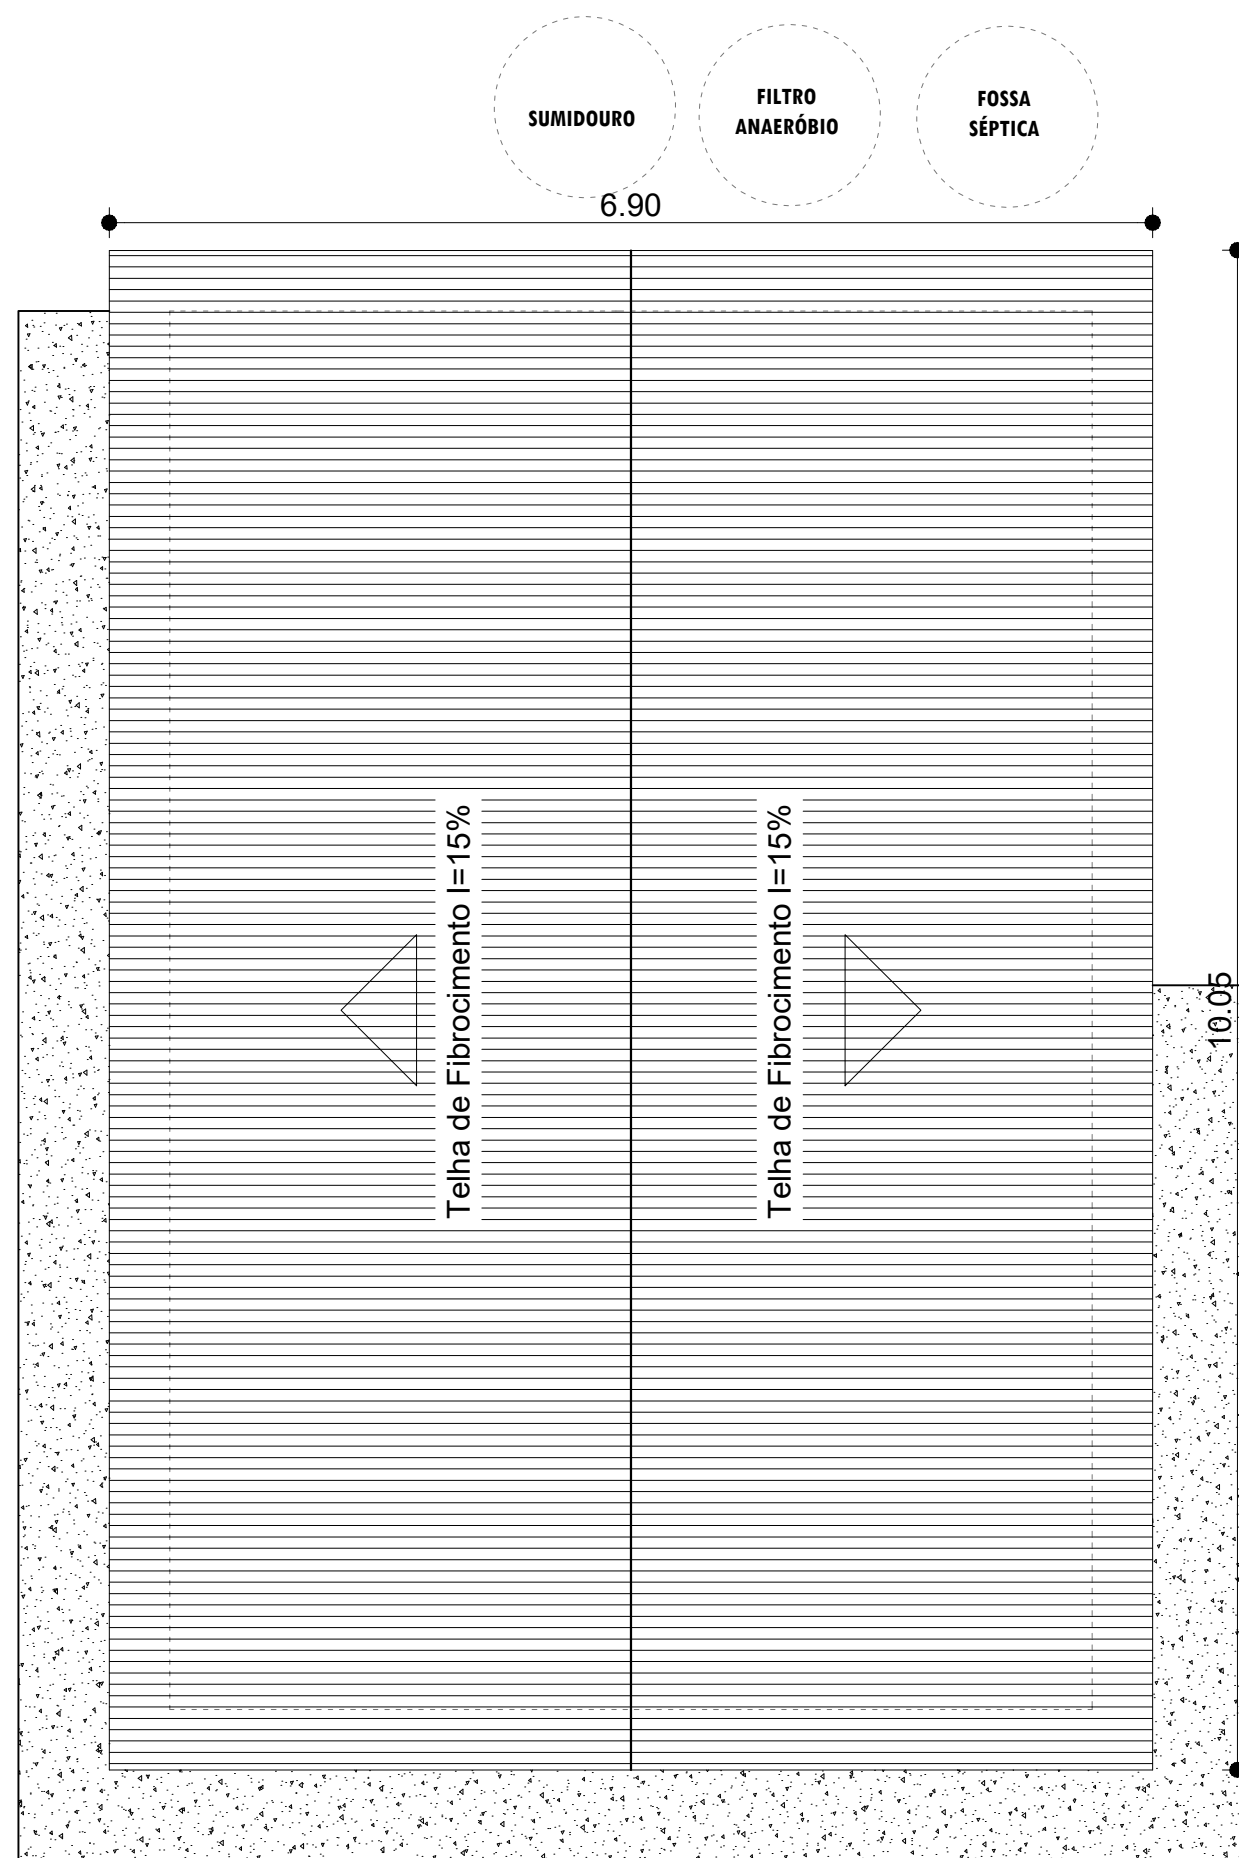


PLANTA DE COBERTURA  
Escala 1:50

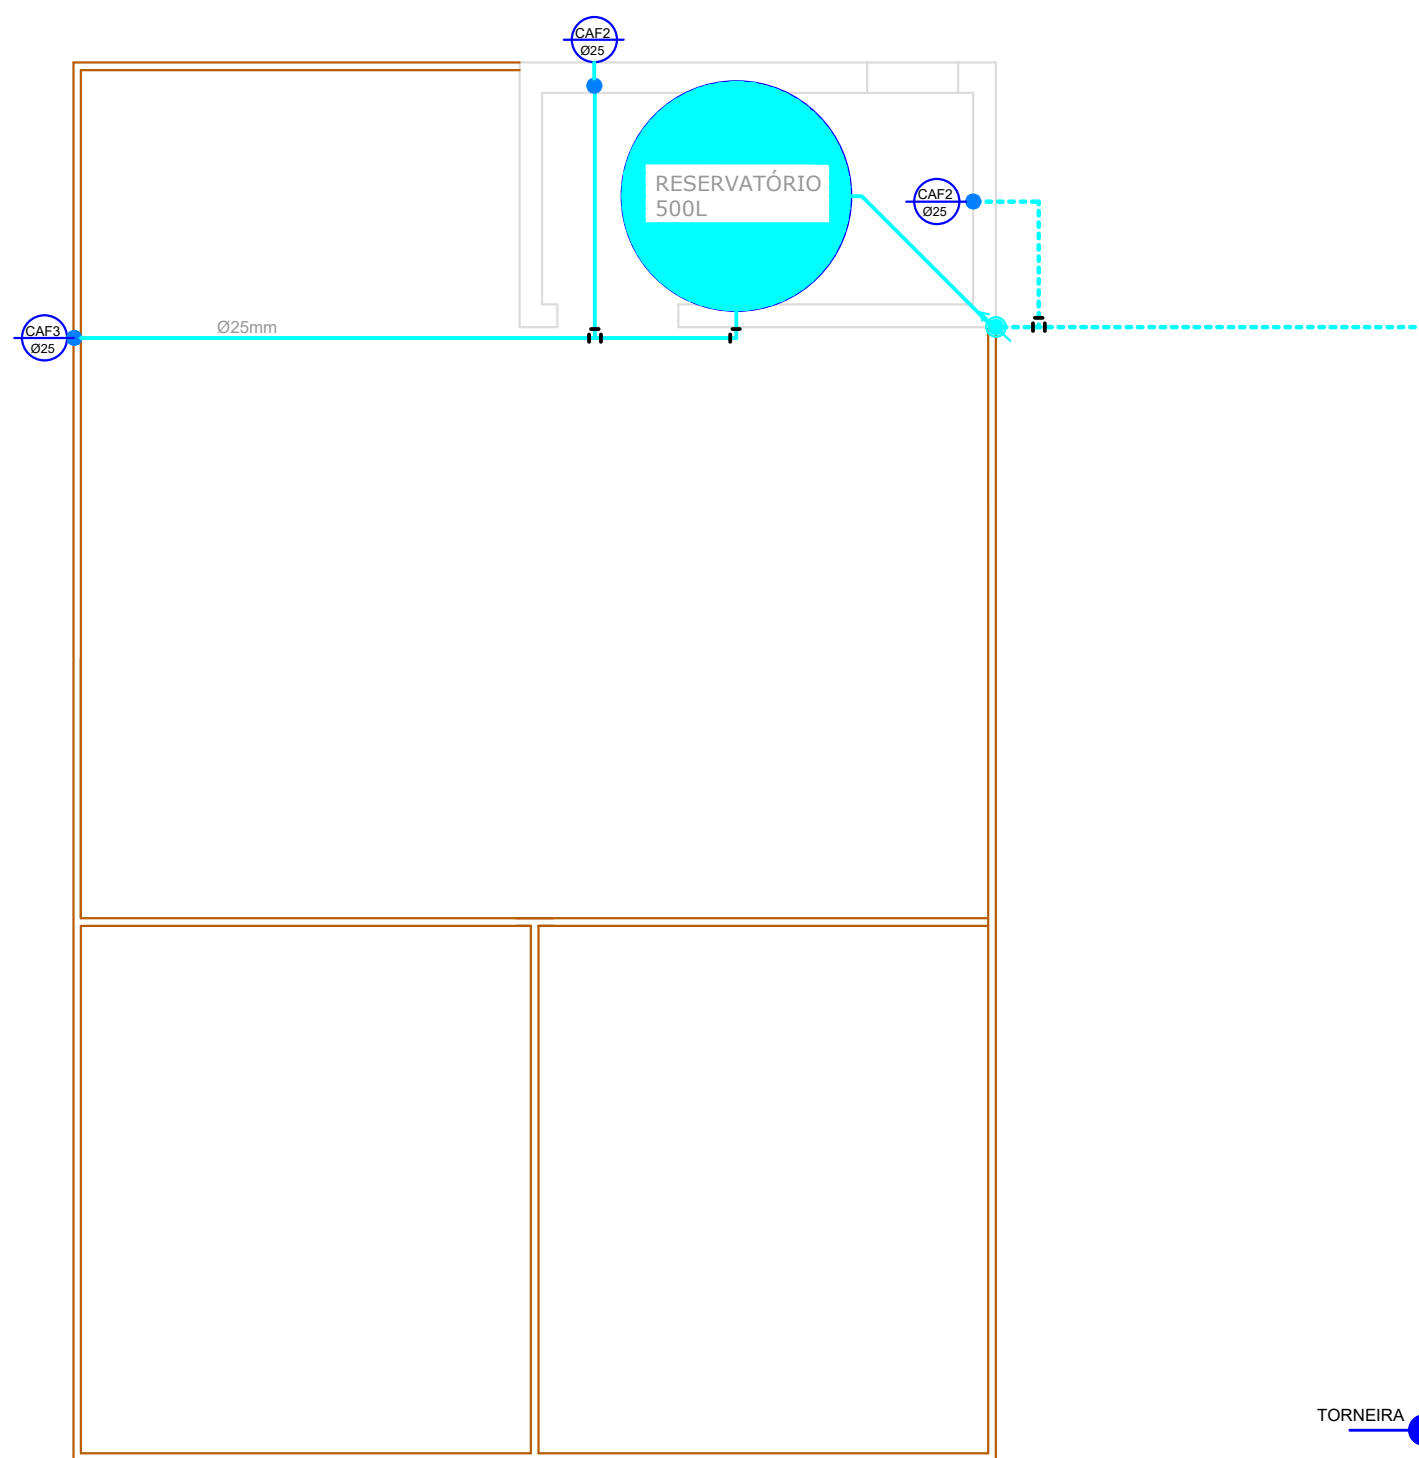

PLANTA DE BARRILHETES  
Escala 1:50

LEGENDA	
○	COLUNA DE ÁGUA FRIA
○	TUBULAÇÃO SUBTERRÂNEA
○	DESCIDA D'ÁGUA
○	SUBIDA D'ÁGUA
○	TUBULAÇÃO DE ÁGUA Ø 40mm
○	TUBULAÇÃO DE ÁGUA Ø 32mm
○	TUBULAÇÃO DE ÁGUA Ø 25mm
○	HIDRÔMETRO
○	COLUNA DE ÁGUA FRIA
○	COLUNA DE ÁGUA QUENTE

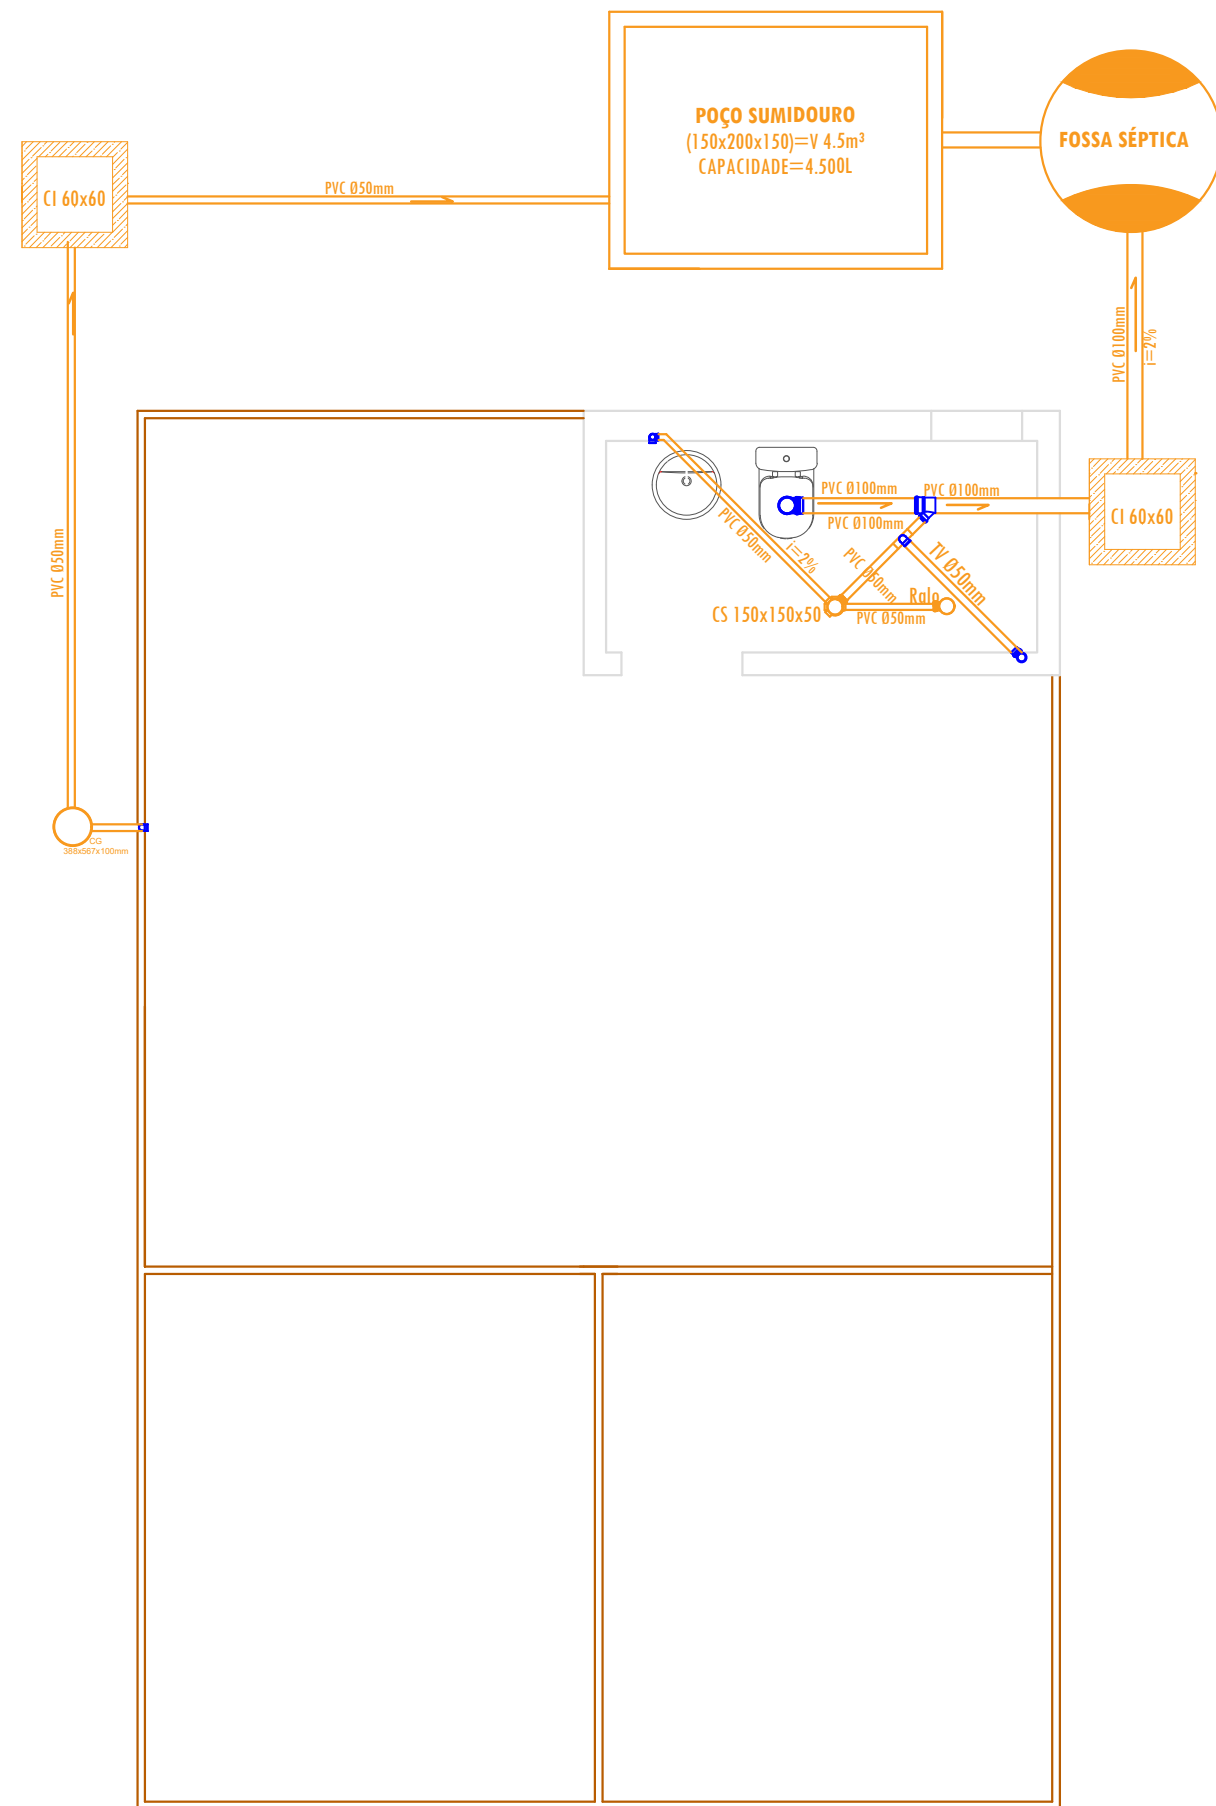

INSTALAÇÕES HIDROSSANITÁRIAS  
Escala 1:50

LEGENDA	
TO	TUBO DE QUESA
CO	CAIXA DE COFUNDURA
CI	CAIXA DE INFERIÇÃO
CS	CAIXA SIFONADA
TV	TUBO DE VENTILAÇÃO
DS	DESCIDA D'ÁGUA
○	TUBO PVC ESGOTO Ø 200mm
○	TUBO PVC ESGOTO Ø 100mm
○	TUBO PVC ESGOTO Ø 75mm
○	TUBO PVC ESGOTO Ø 50mm
○	TUBO PVC ESGOTO Ø 40mm
○	TUBULAÇÃO REFORÇADA
○	SENTIDO DO FLUXO DE ÁGUA
○	INCLINAÇÃO DO TUBO

FOSSA SÉPTICA	
NÚMERO	7 PESSOAS
CAPACIDADE (LITROS)	2140
MATERIAL	PRÉ-MOLDADA OU FIBRA

FILTRO ANAERÓBIO	
NÚMERO	7 PESSOAS
CAPACIDADE (LITROS)	2140
MATERIAL	PRÉ-MOLDADA OU FIBRA


POÇO SUMIDOURO	
NÚMERO	7 PESSOAS
CAPACIDADE (LITROS)	4500
MATERIAL	PRÉ-MOLDADA, FIBRA OU ALVENARIA

## REDE BIFÁSICA

NEUTRO FASE RETORNO TERRA

ELETRODUTOS CORRUGADO ANTICHAMA - 32mm

TIPO DE FORNECIMENTO: REDE DE BAIXA TENSÃO

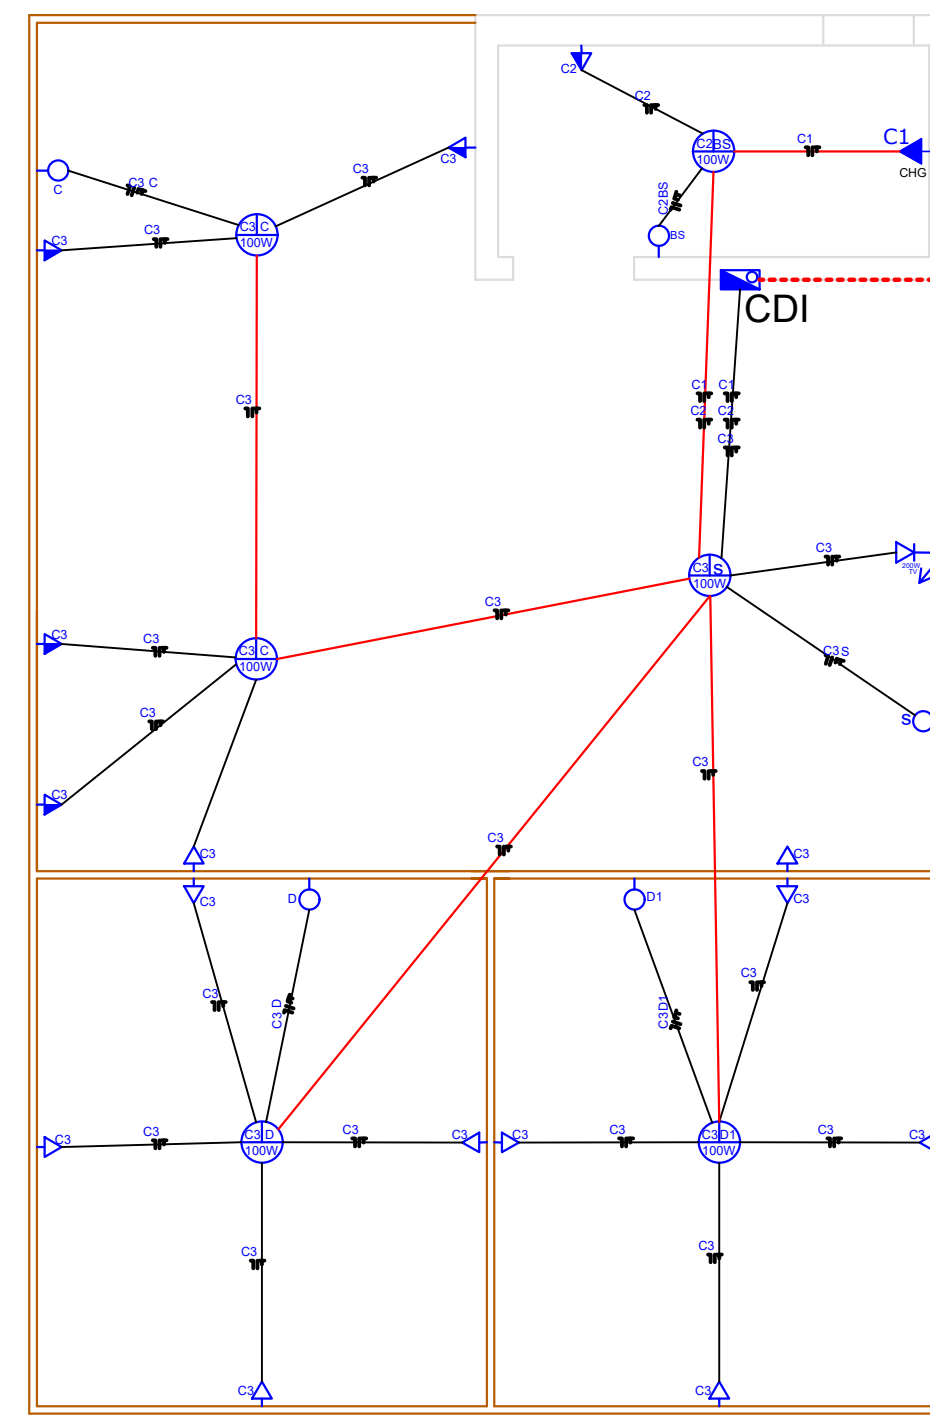

INSTALAÇÕES ELÉTRICAS  
Escala 1:50

QUADRO DE CARGAS	
NÚMERO	7 PESSOAS
CAPACIDADE (LITROS)	2140
MATERIAL	PRÉ-MOLDADA OU FIBRA

LEGENDA	
TO	TUBO DE QUESA
CO	CAIXA DE COFUNDURA
CI	CAIXA DE INFERIÇÃO
CS	CAIXA SIFONADA
TV	TUBO DE VENTILAÇÃO
DS	DESCIDA D'ÁGUA
○	TUBO PVC ESGOTO Ø 200mm
○	TUBO PVC ESGOTO Ø 100mm
○	TUBO PVC ESGOTO Ø 75mm
○	TUBO PVC ESGOTO Ø 50mm
○	TUBO PVC ESGOTO Ø 40mm
○	TUBULAÇÃO REFORÇADA
○	SENTIDO DO FLUXO DE ÁGUA
○	INCLINAÇÃO DO TUBO

FOSSA SÉPTICA	
NÚMERO	7 PESSOAS
CAPACIDADE (LITROS)	2140
MATERIAL	PRÉ-MOLDADA OU FIBRA

FILTRO ANAERÓBIO	
NÚMERO	7 PESSOAS
CAPACIDADE (LITROS)	2140
MATERIAL	PRÉ-MOLDADA OU FIBRA

POÇO SUMIDOURO	
NÚMERO	7 PESSOAS
CAPACIDADE (LITROS)	4500
MATERIAL	PRÉ-MOLDADA, FIBRA OU ALVENARIA

LEGENDA	
TO	TUBO DE QUESA
CO	CAIXA DE COFUNDURA
CI	CAIXA DE INFERIÇÃO
CS	CAIXA SIFONADA
TV	TUBO DE VENTILAÇÃO
DS	DESCIDA D'ÁGUA
○	TUBO PVC ESGOTO Ø 200mm
○	TUBO PVC ESGOTO Ø 100mm
○	TUBO PVC ESGOTO Ø 75mm
○	TUBO PVC ESGOTO Ø 50mm
○	TUBO PVC ESGOTO Ø 40mm
○	TUBULAÇÃO REFORÇADA
○	SENTIDO DO FLUXO DE ÁGUA
○	INCLINAÇÃO DO TUBO



PROJETO:	PROJETO ARQUITETÔNICO DE HABITAÇÃO POPULAR
LOCAL:	ESTRADA DO SALSINHO, RURAL Nº000
PLANTA:	PROJETO ARQUITETÔNICO
PRANCHA:	01
ESCALA:	COMO INDICADO
ÁREA:	56,42 m²
RESPONSÁVEL TÉCNICO:	Nilton Lopes Furlan CAU A62990-1
PROPRIETÁRIO:	Prefeitura Municipal de São Vicente do Sul