
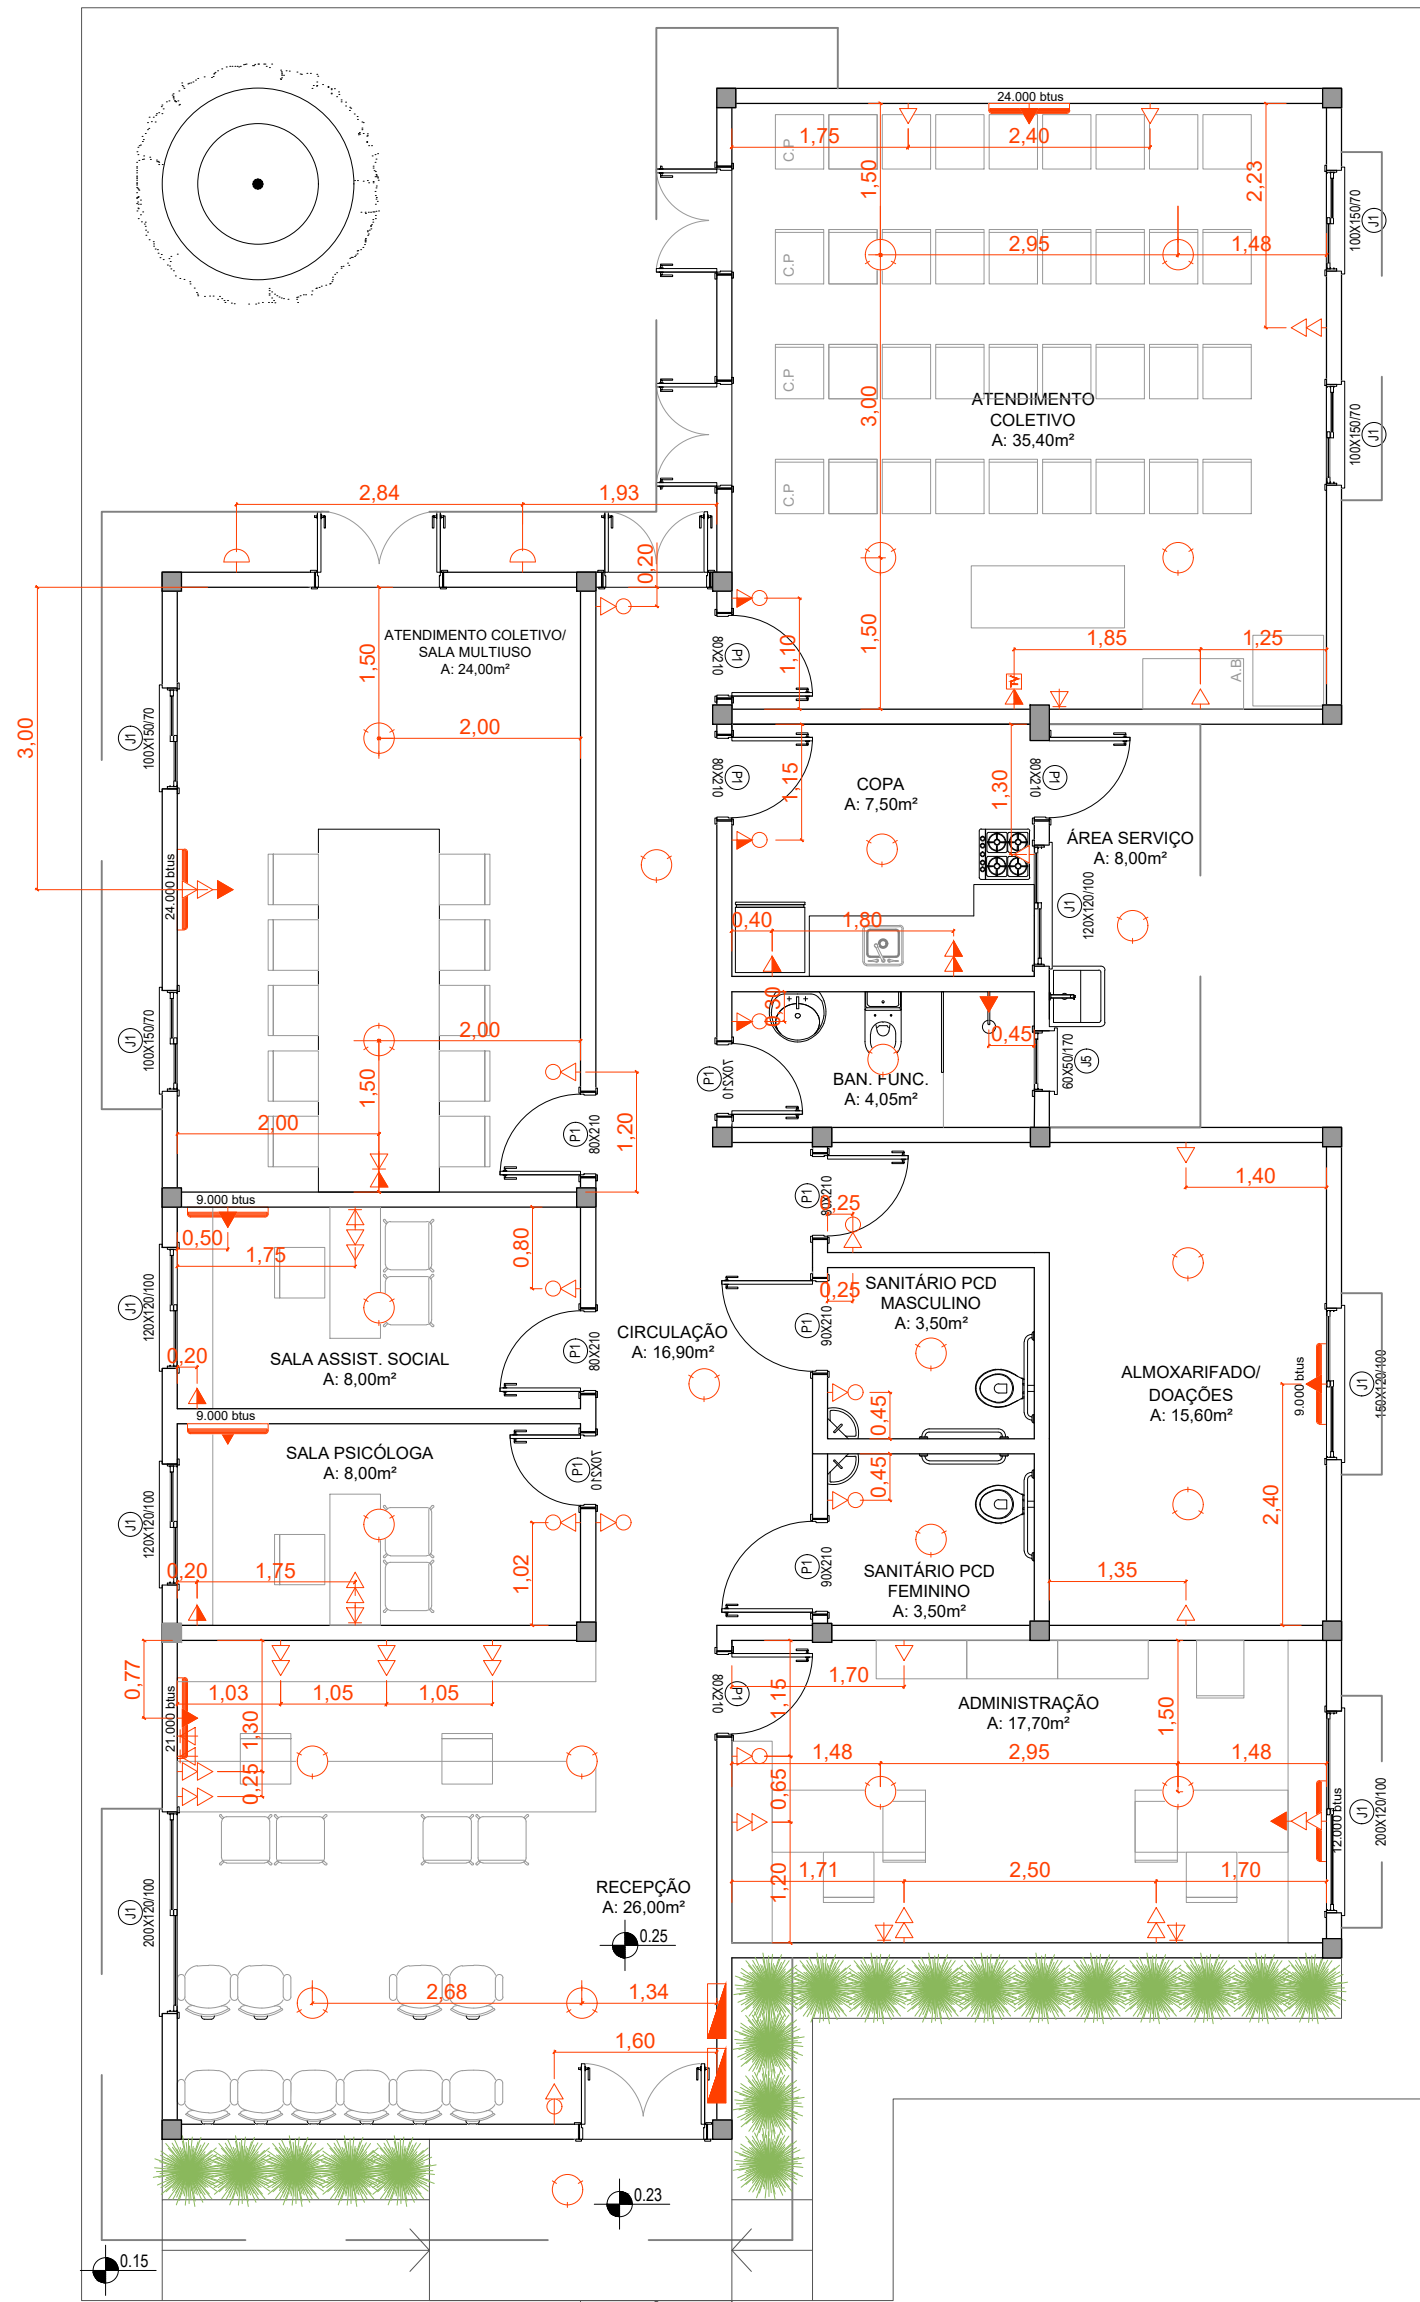


PLANTA DE IMPLANTAÇÃO

ESCALA 1:125

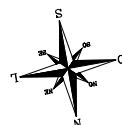

LEGENDA ELÉTRICO

	Q.D.L. - QUADRO DE DISTRIBUIÇÃO DE LUZ
	MED - CAIXA PARA MEDIDOR
	Q.D.T. - QUADRO DE DISTRIBUIÇÃO DE TELEFONIA
	TOMADA SIMPLES A 0.30m DO PISO
	TOMADA SIMPLES A 0.60m DO PISO
	TOMADA SIMPLES A 1.00m DO PISO
	TOMADA SIMPLES A 1.10m DO PISO
	TOMADA SIMPLES A 1.40m DO PISO
	TOMADA SIMPLES A 2.25m DO PISO
	TOMADA DUPLA A 0.30m DO PISO
	TOMADA DUPLA A 0.60m DO PISO
	TOMADA DUPLA A 1.00m DO PISO
	TOMADA DUPLA A 1.10m DO PISO
	TOMADA DUPLA A 1.40m DO PISO
	TOMADA DUPLA A 2.20m DO PISO
	PONTO PARA CHUVEIRO ELÉTRICO A 0.15m ACIMA DA TUBULAÇÃO HIDRÁULICA
	TOMADA PARA MÁQUINA DE LAVAR LOUÇA A 0.60m DO PISO
	TOMADA PARA MÁQUINA DE LAVAR ROUPA A 0.60m DO PISO
	TOMADA PARA SECADORA DE ROUPA A 0.80m DO PISO
	TOMADA PARA HIDRO
	TOMADA PARA FOGÃO/COOKTOP A 0.50m DO PISO
	TOMADA PARA FORNO ELÉTRICO A 0.50 DO PISO
	TOMADA PARA MICROONDAS A 1.80m DO PISO
	TOMADA PARA FILTRO A 1.50m DO PISO
	TOMADA PARA COIFA A 2.20m DO PISO
	PONTO PARA TELEFONE A 0.30m DO PISO
	PONTO PARA TELEFONE A 0.60m DO PISO
	PONTO PARA TELEFONE A 1.10m DO PISO
	PONTO PARA INTERNET A 0.30m DO PISO
	PONTO PARA INTERNET A 0.60m DO PISO
	PONTO PARA INTERNET A 1.40m DO PISO
	PONTO PARA INTERFONE A 0.30m DO PISO
	PONTO PARA INTERFONE A 0.60m DO PISO
	PONTO PARA INTERFONE A 1.10m DO PISO
	PONTOS PARA TV INSTALADA NA PORTA DO ARMÁRIO
	PONTO PARA ANTENA A 0.30m DO PISO
	PONTO PARA ANTENA A 1.40m DO PISO
	PONTO PARA ANTENA A 2.20m DO PISO
	PONTOS PARA HOME THEATER
	PONTO PARA PULSADOR DE CAMPANHA A 1.10m DO PISO (CÂMERA E INTERFONE)
	PONTO PARA CAMPANHA A 2.30m DO PISO
	PONTO PARA PERSIANA ELÉTRICA
	PONTO PARA AR CONDICIONADO
	PONTO PARA AR CONDICIONADO CASSETTE

PROJETO

CENTRO DE REFERÊNCIA DE ASSISTÊNCIA SOCIAL

ENDEREÇO

RUA SETE DE SETEMBRO, S/N - SÃO VICENTE DO SUL/RS

TÍTULO DA PRANCHA

PROJETO ELÉTRICO - PLANTA BAIXA

RESPONSÁVEL TÉCNICO

RHAÍSSA PORTO| CAU-RS/A270521-4

PROPRIETÁRIO

MUNICÍPIO DE SÃO VICENTE DO SUL

RRT 16702174	ÁREA TOTAL 189,21m²	DATA 03/2026	ESCALA INDICADA	UNIDADE METROS	PRANCHA 01/02
-----------------	------------------------	-----------------	--------------------	-------------------	------------------

