
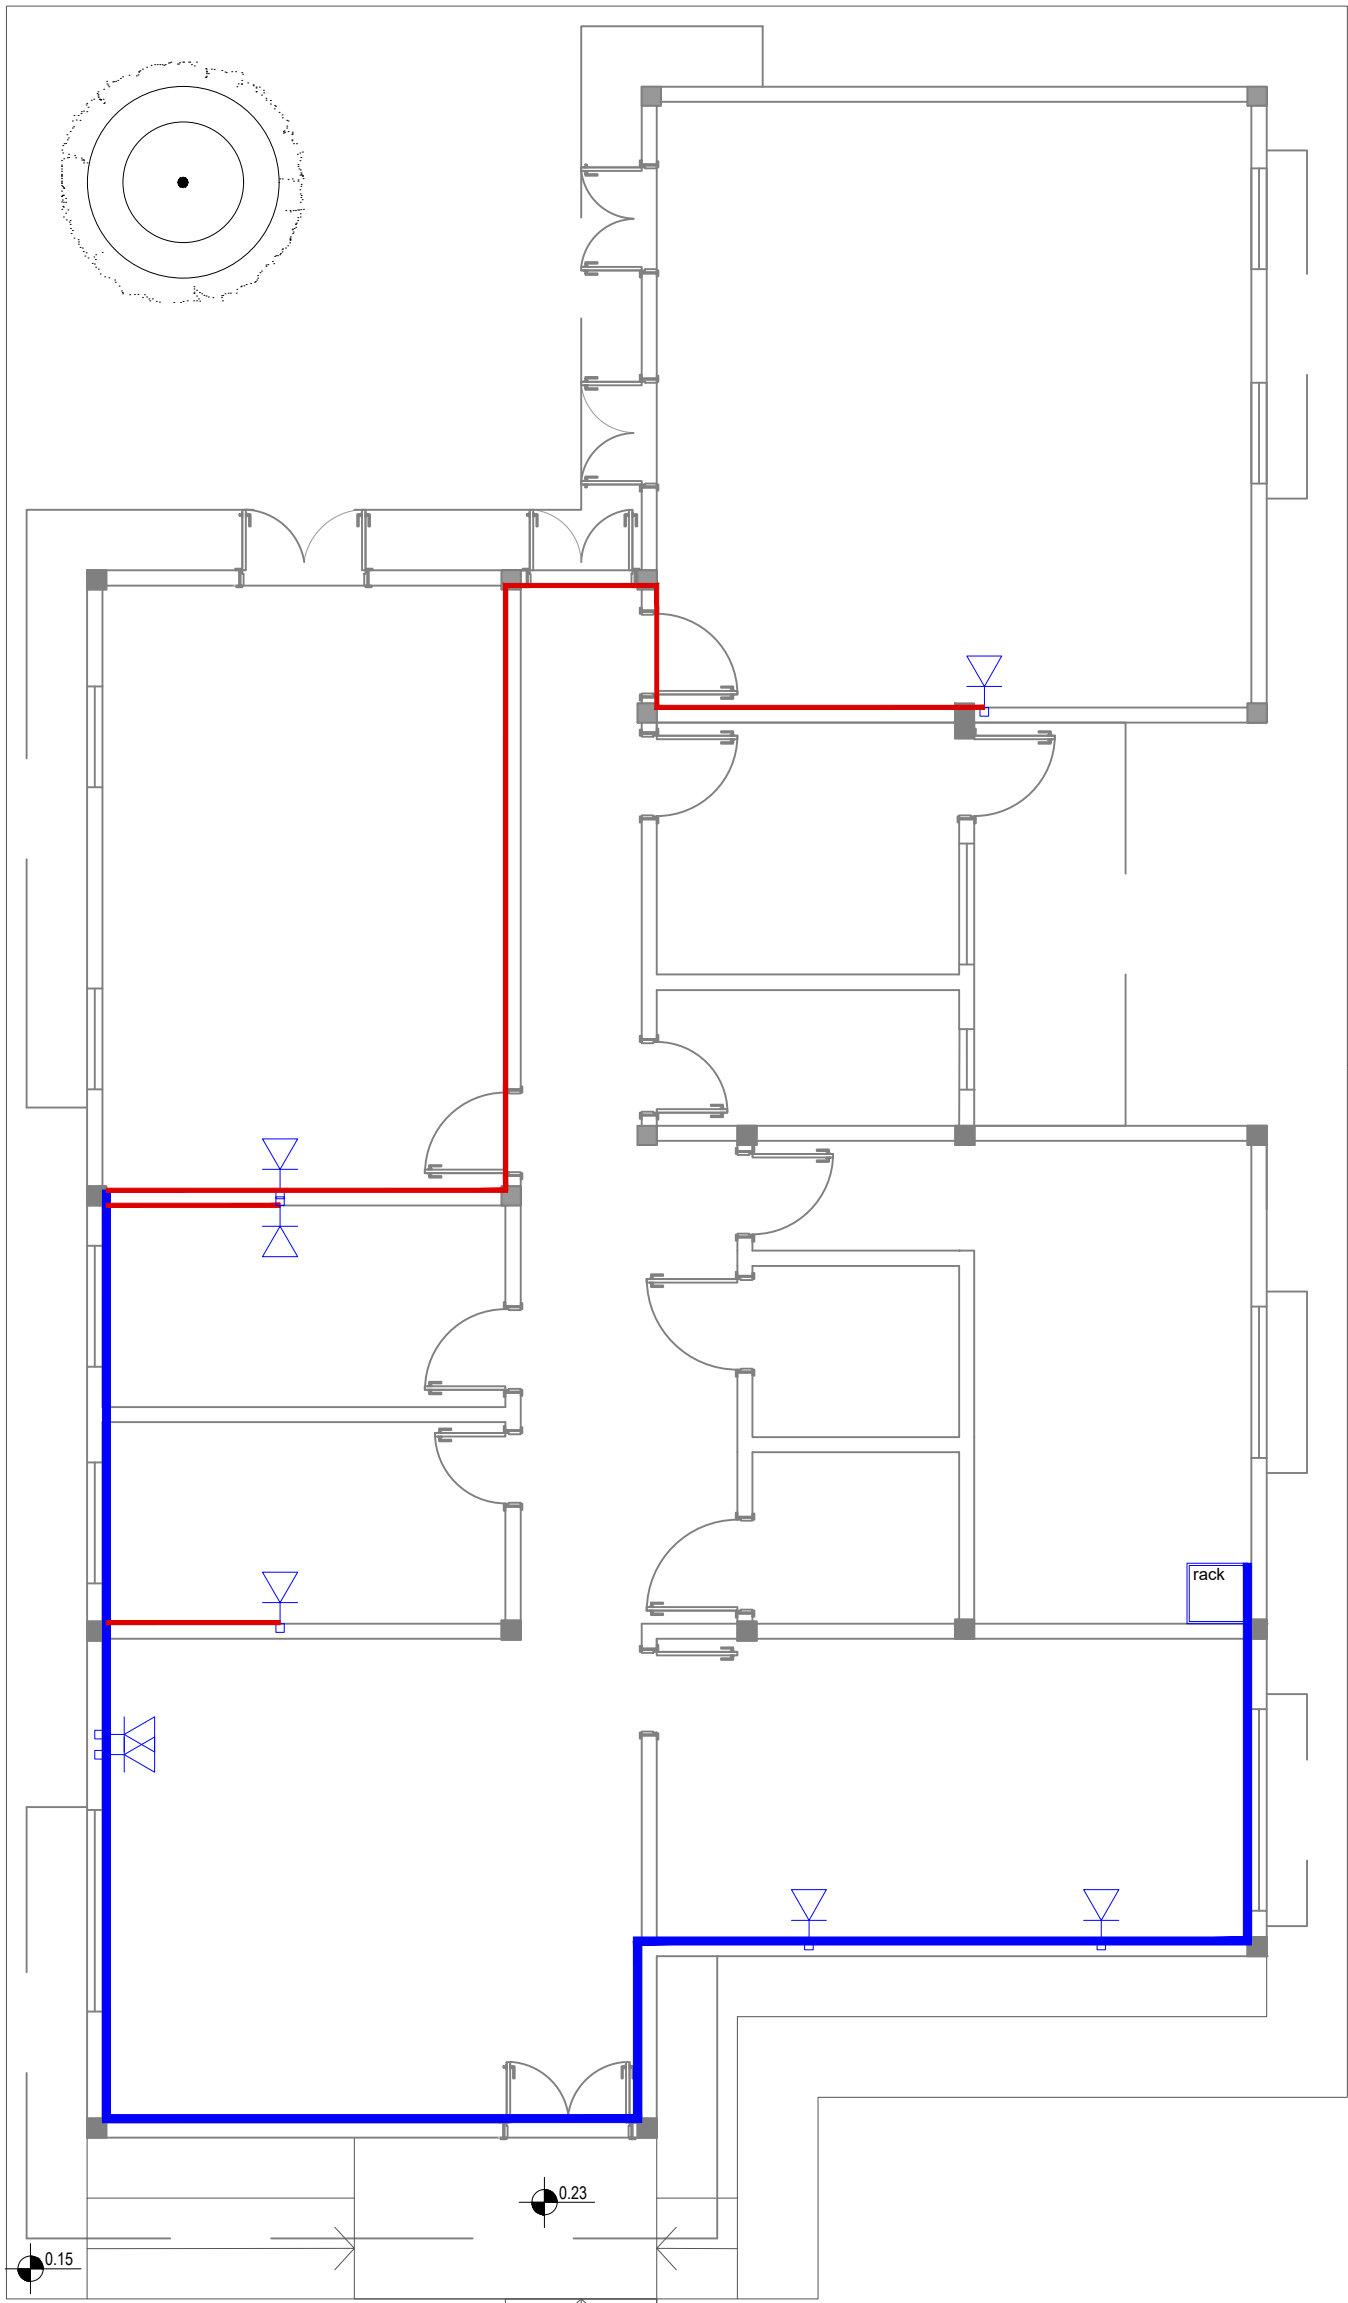


PLANTA BAIXA

ESCALA 1:75

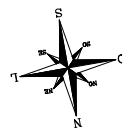

LEGENDA:	
	Eletrocalha 100x100
	Eletrocalha 50x50
	Perfilado 38x38

LEGENDA:	
	Distribuidor de Piso - Rack padrão 19" x 44U, com porta acrílico
	Tomada RJ45 - 0,30m do piso
	Acessórios Cabeamento - Metálico
	Conector RJ45 (CM8v)
	Acessórios p/ eletrodutos
	Caixa PVC 4x2"
	Dispositivo de Cabeamento - embutir
	Placa 2x4" 2 módulos - RJ45

PROJETO

CENTRO DE REFERÊNCIA DE ASSISTÊNCIA SOCIAL

ENDEREÇO

RUA SETE DE SETEMBRO, S/N - SÃO VICENTE DO SUL/RS

TÍTULO DA PRANCHA

PONTOS LÓGICA - PLANTA BAIXA

RESPONSÁVEL TÉCNICO

RHAÍSSA PORTO| CAU-RS/A270521-4



PROPRIETÁRIO

MUNICÍPIO DE SÃO VICENTE DO SUL

RRT 16702174	ÁREA TOTAL 189,21m²	DATA 03/2026	ESCALA INDICADA	UNIDADE METROS	PRANCHA 01/01
-----------------	------------------------	-----------------	--------------------	-------------------	------------------