
 
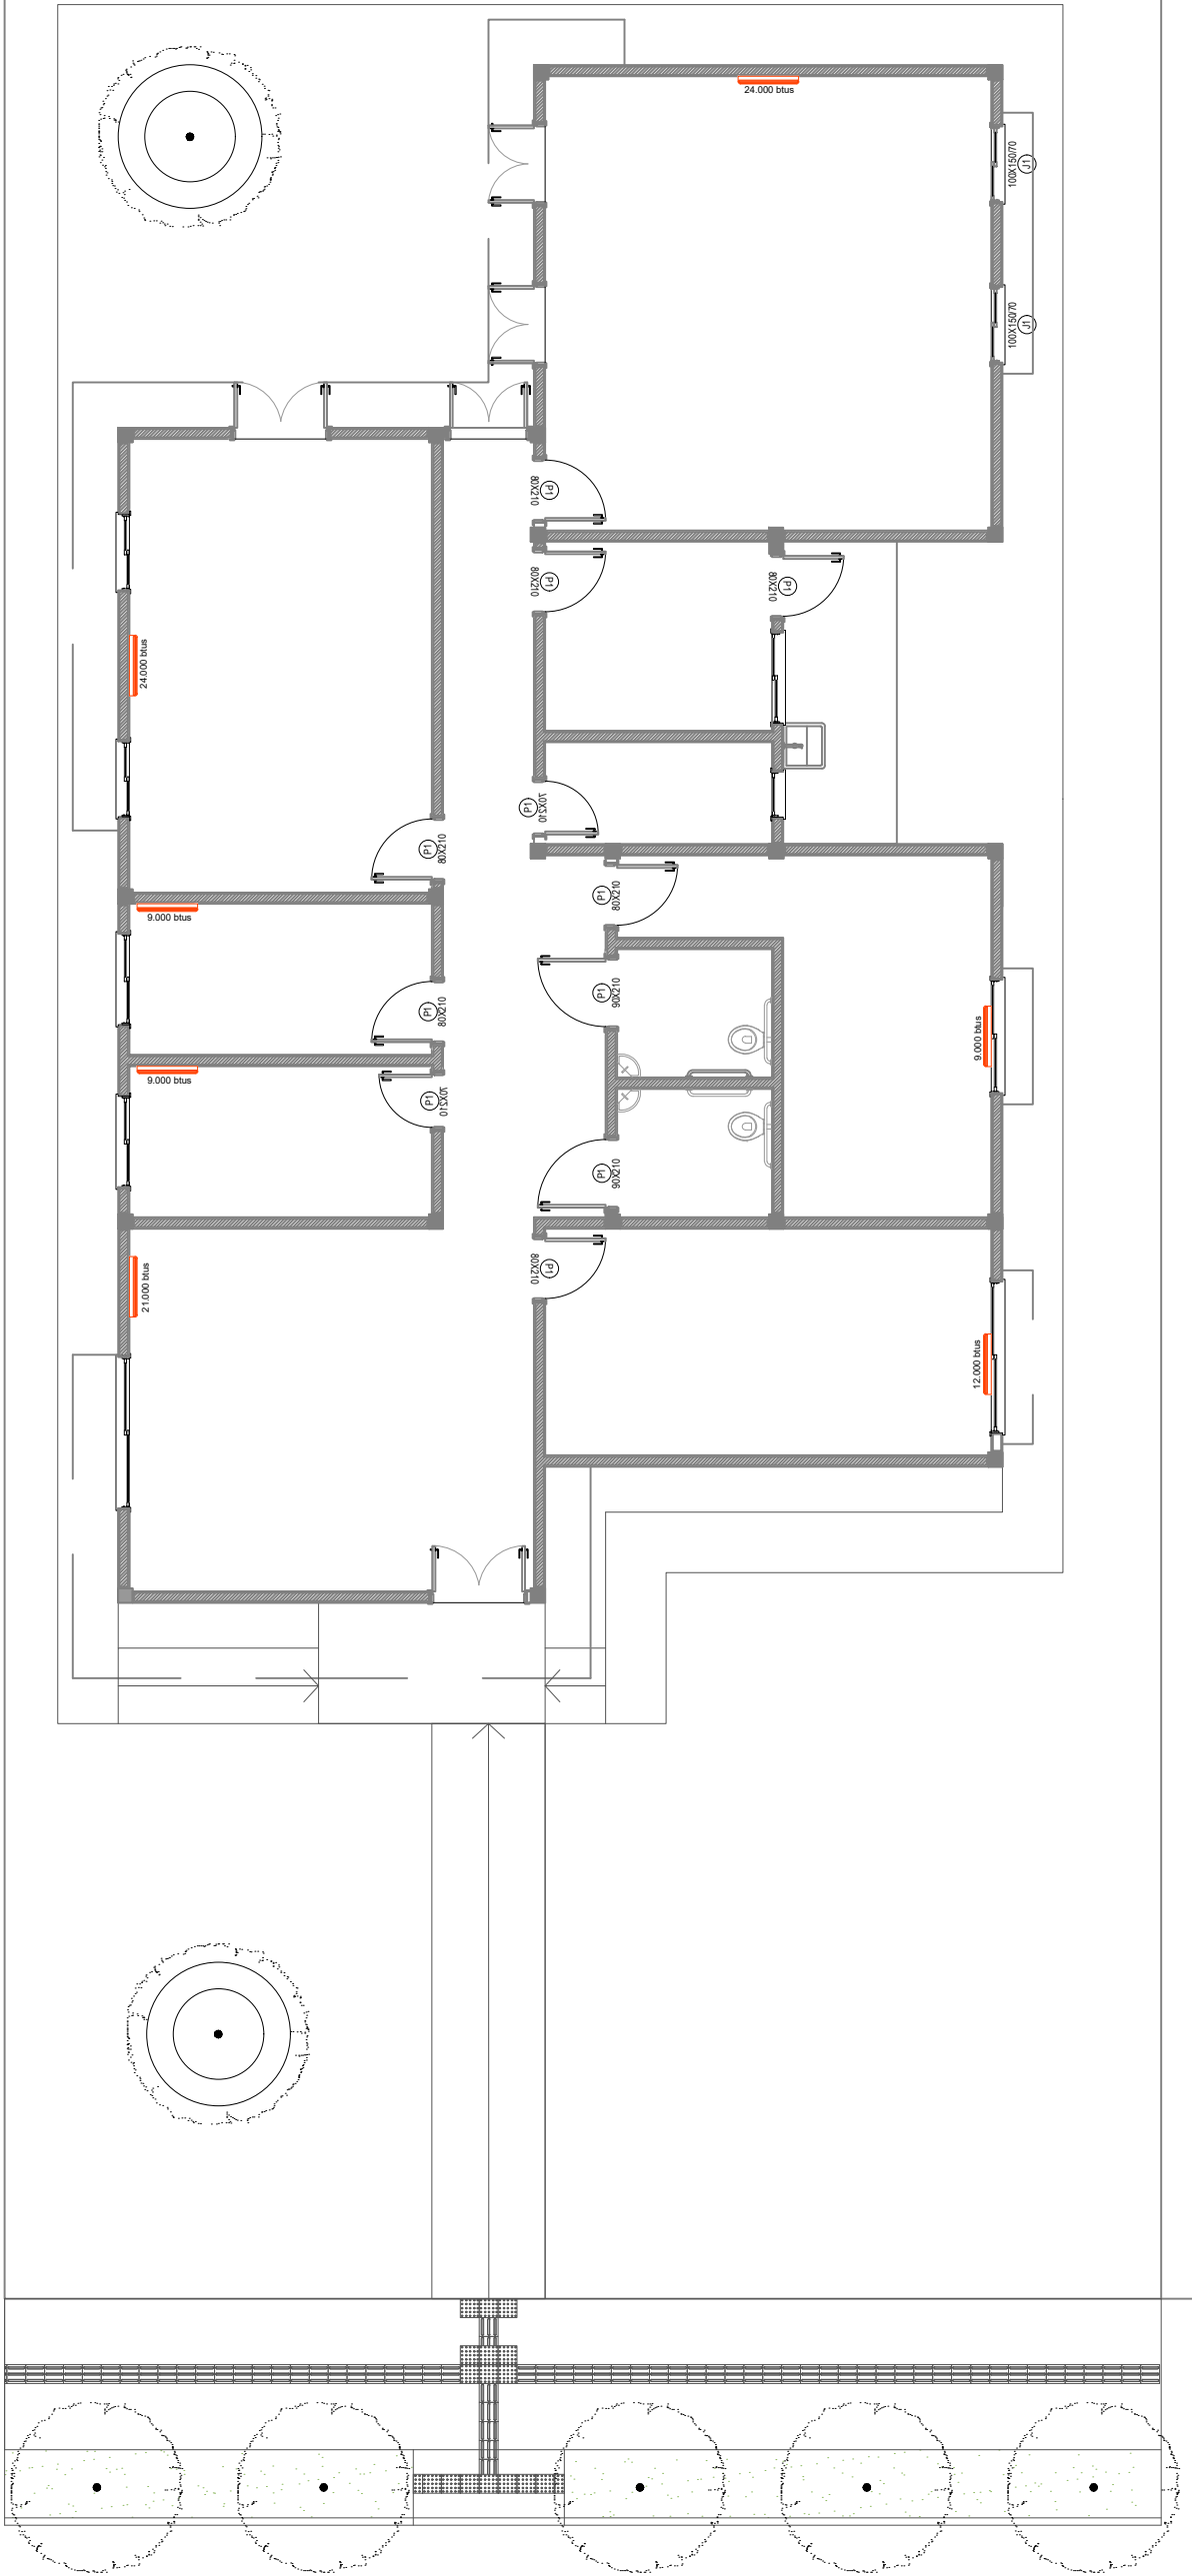



PLANTA BAIXA
ESCALA 1:125

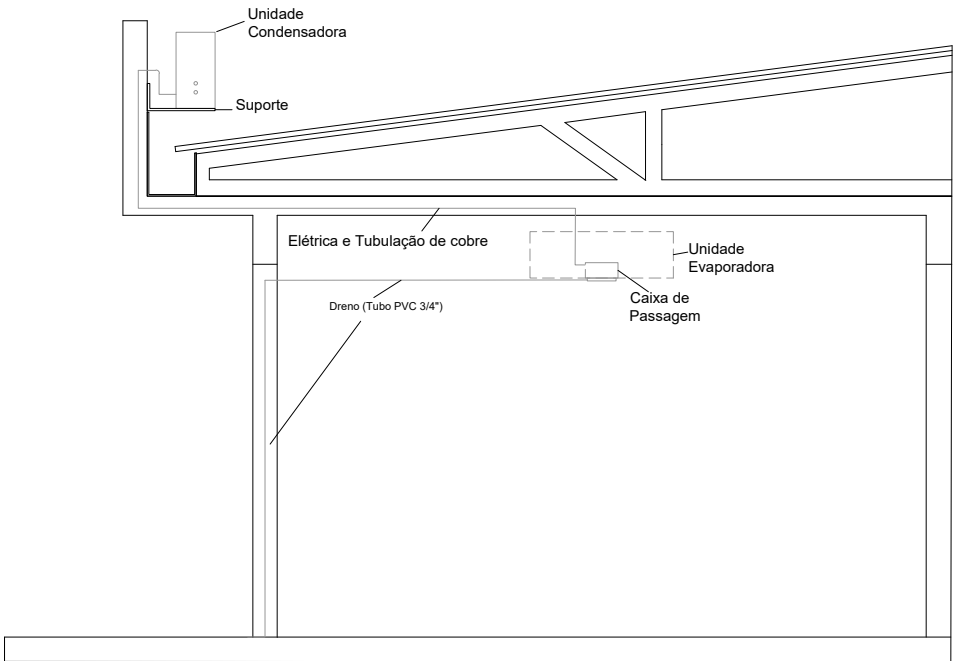

PLANTA DE COBERTURA
ESCALA 1:125

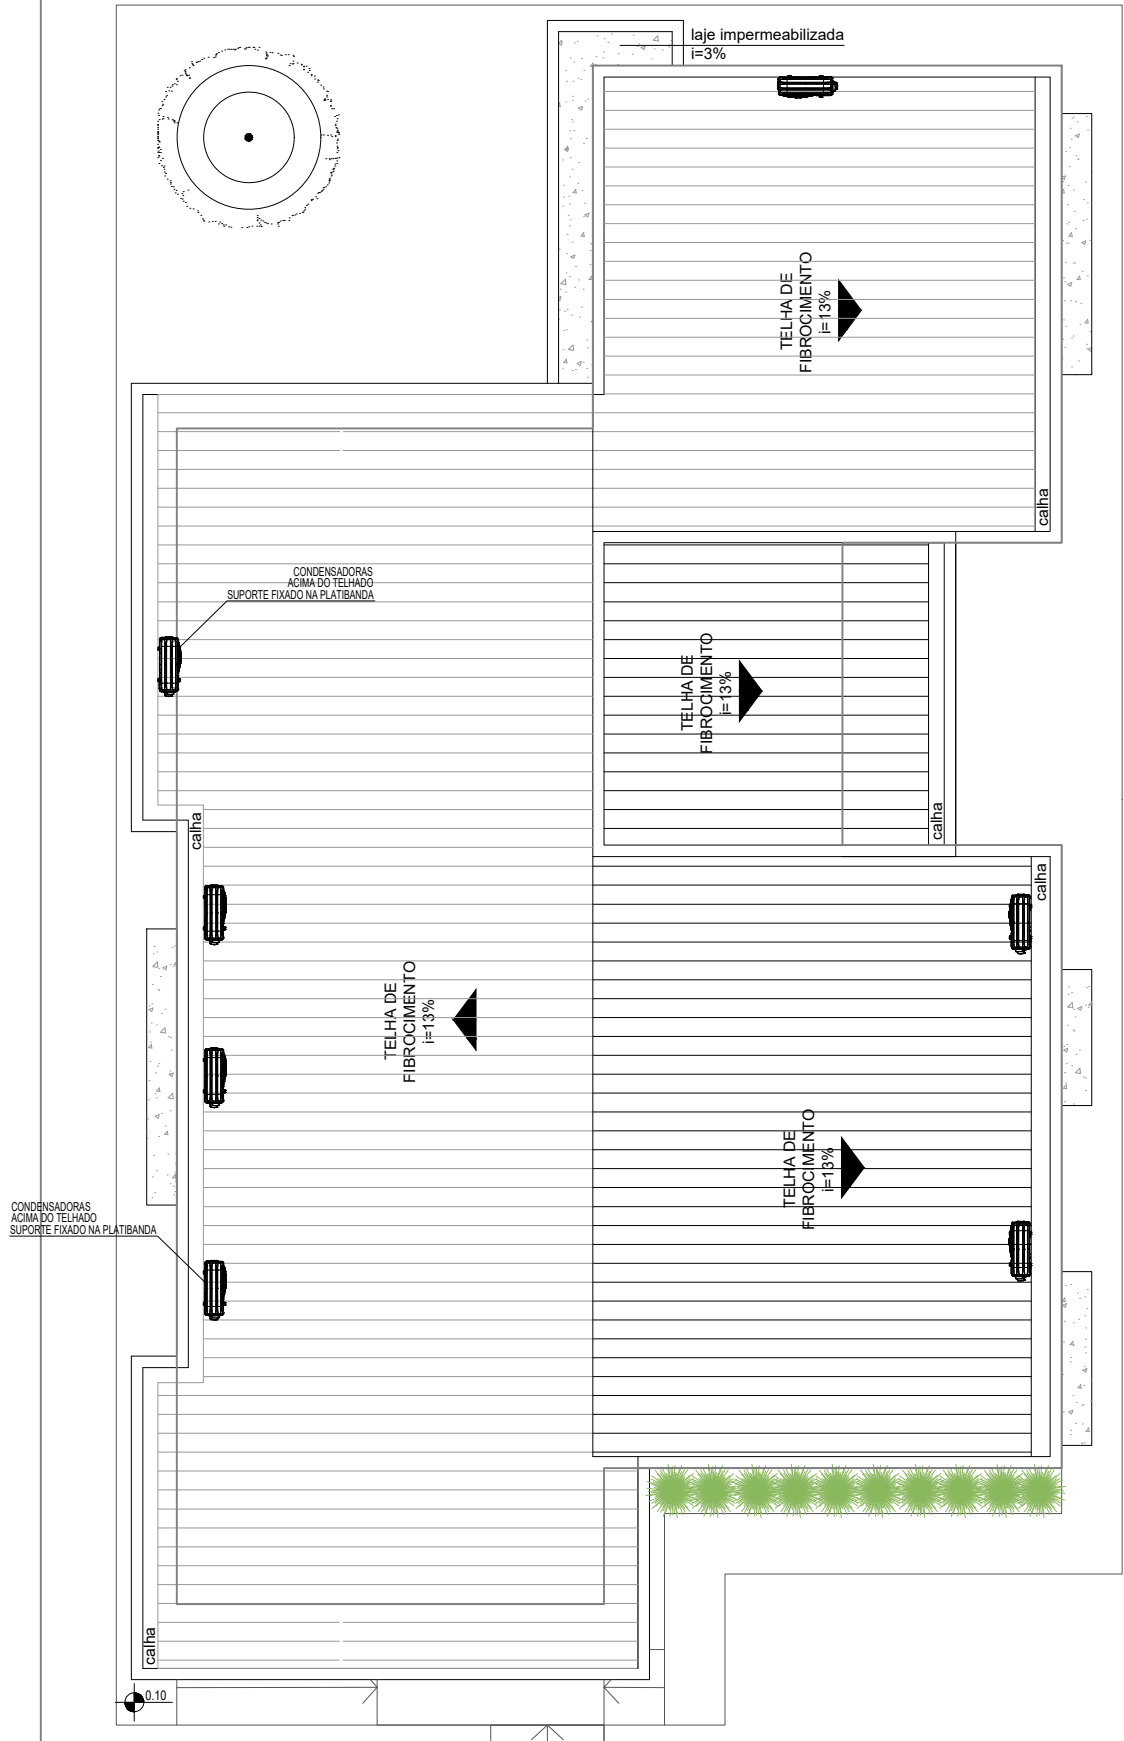

PROJETO
CENTRO DE REFERÊNCIA DE ASSISTÊNCIA SOCIAL

ENDEREÇO
RUA VER. FELIPE DA ROSA PAHIM - SÃO VICENTE DO SUL/RS

TÍTULO DA PRANCHA
PROJ. COMP - AR CONDICIONADO

RESPONSÁVEL TÉCNICO
RHAÍSSA PORTO| CAU-RS/A270521-4



PROPRIETÁRIO MUNICÍPIO DE SÃO VICENTE DO SUL		ÁREA TOTAL 189,21m²	DATA 02/2026	ESCALA INDICADA	UNIDADE METROS	PRANCHA 01/01
RRT 16702174						