


Levantamento Planialtimétrico- Escala 1:500

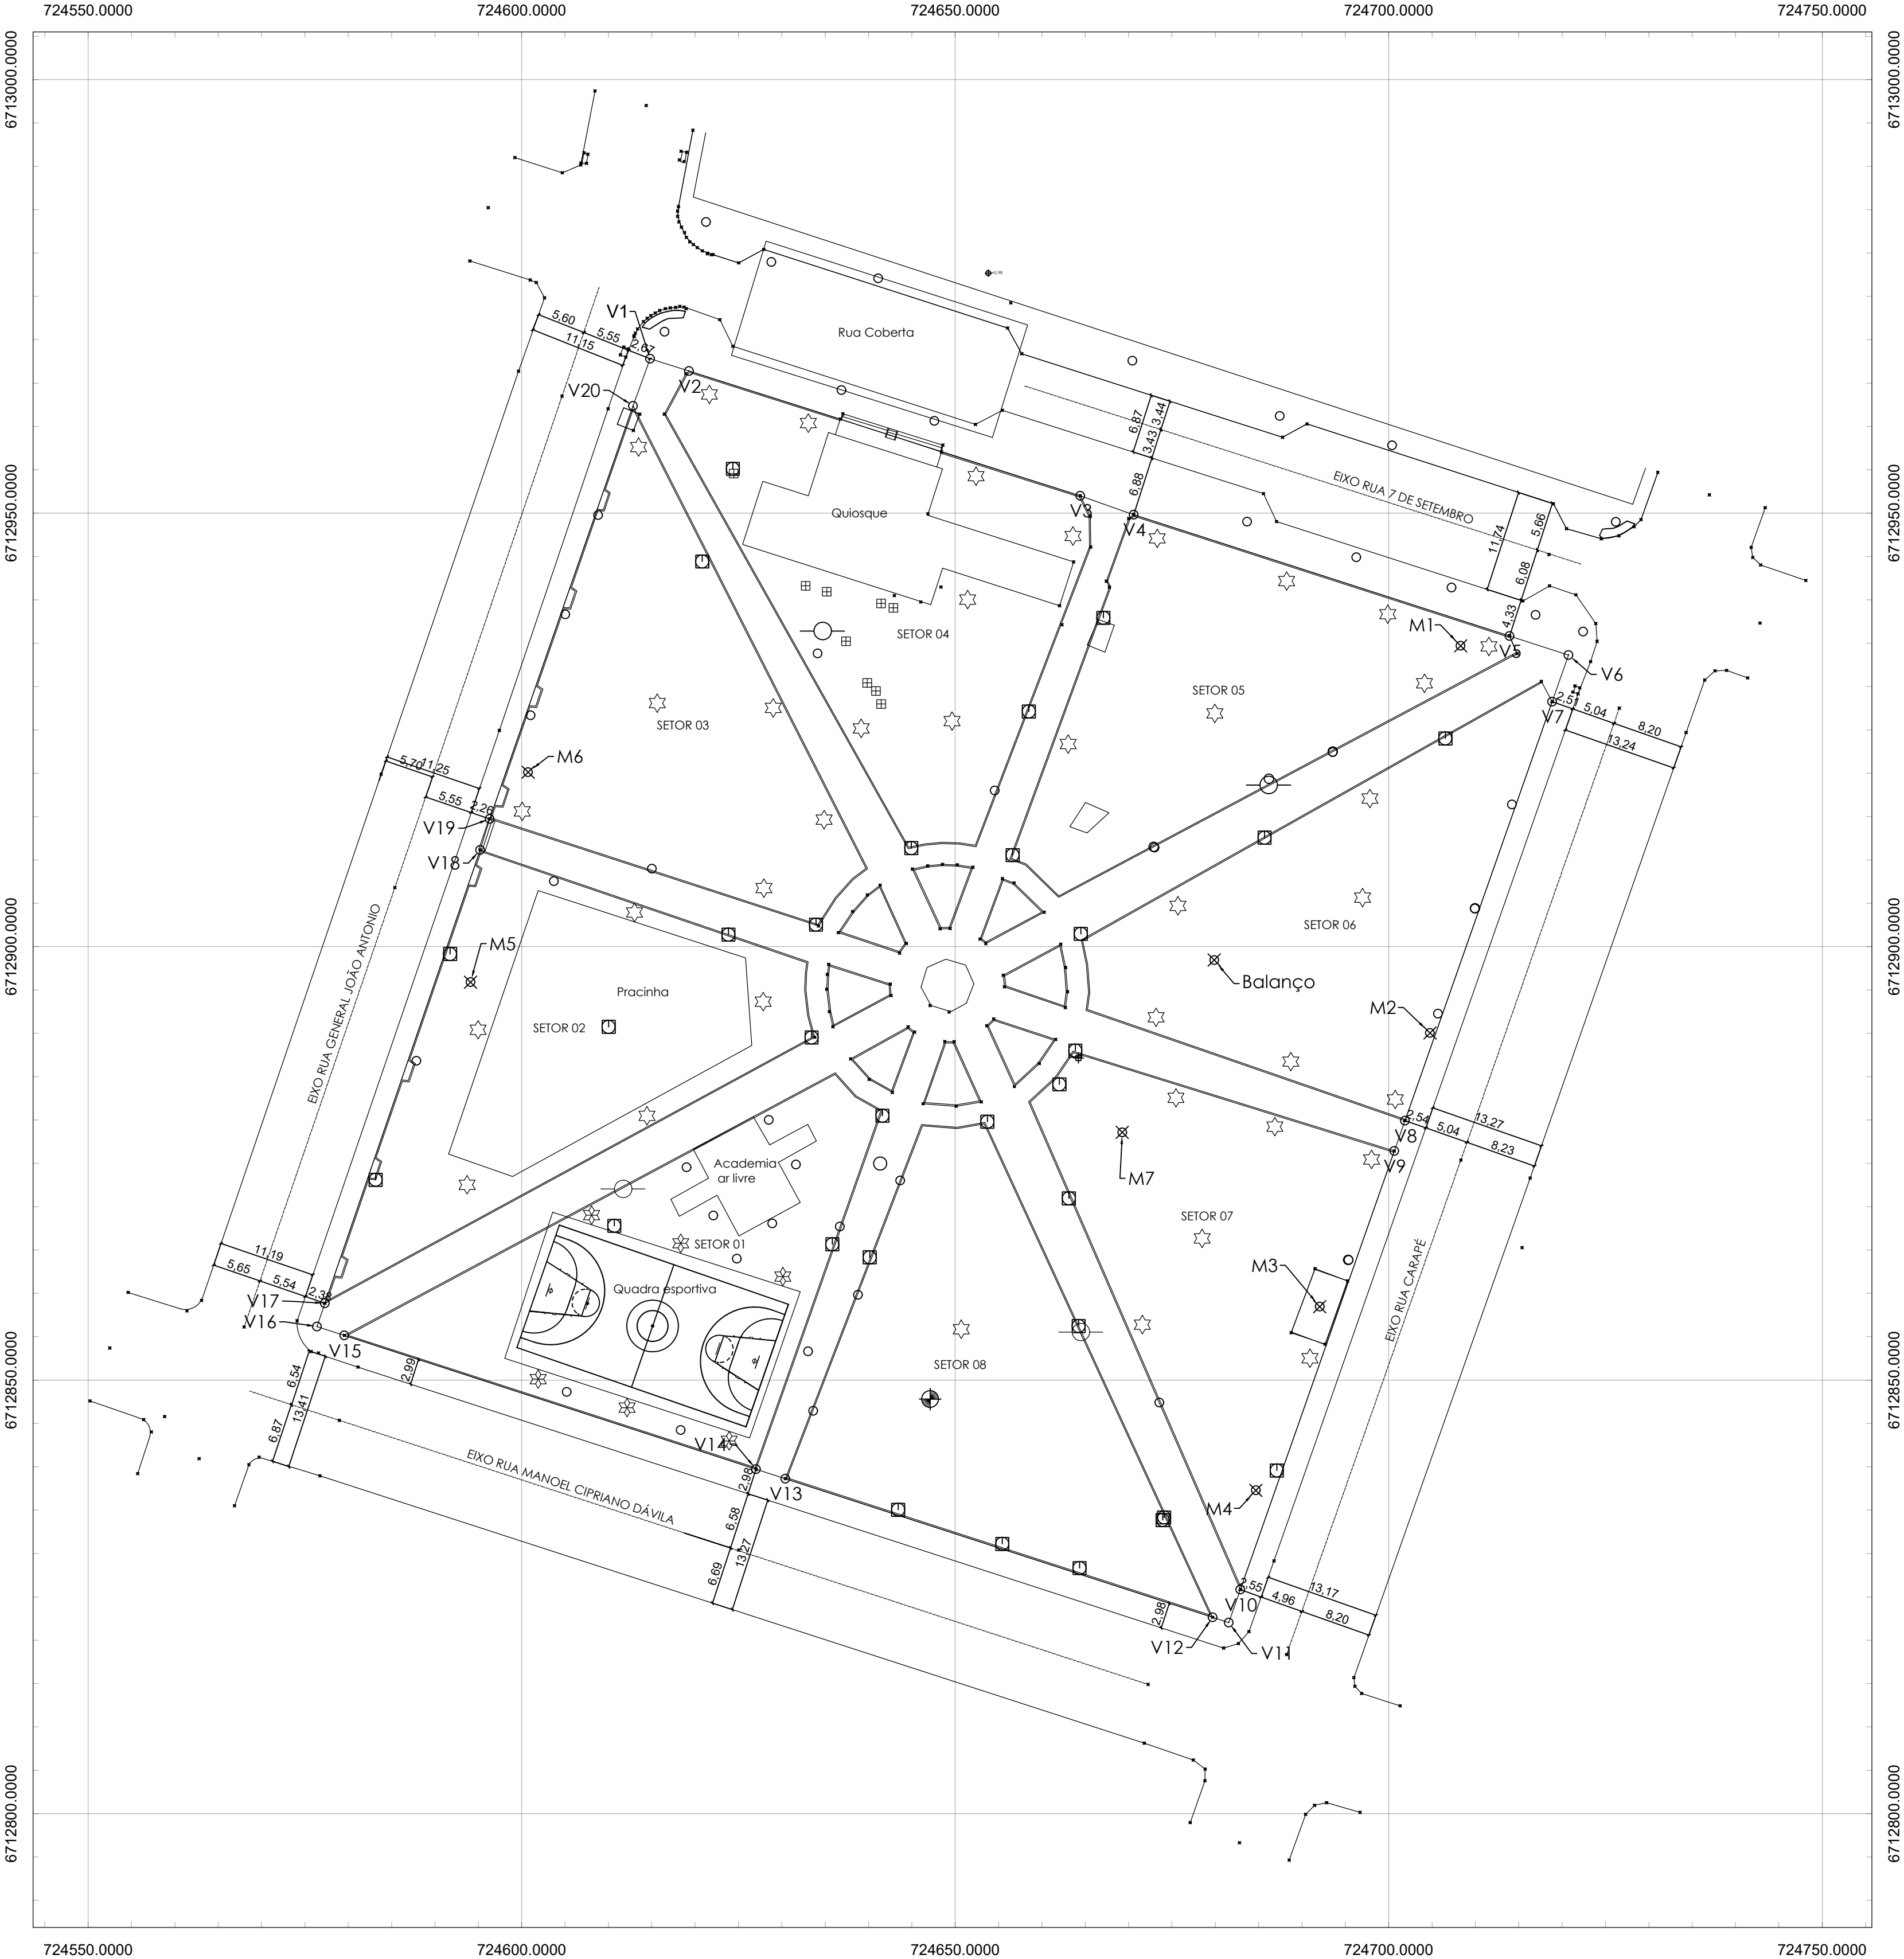

CONVENÇÃO

- | | |
|---------------------|----------------------|
| Área da propriedade | Poço |
| Vértices | Calçada |
| Via Municipal | Vegetação |
| Pontos | Edificação Existente |
| Postes | Boca de Lobo |
| Caixa de esgoto | |

SETORES DA PRAÇA

- SETOR 01 - 12 POSTES ILUMINAÇÃO
SETOR 02 - 12 POSTES ILUMINAÇÃO
SETOR 03 - 12 POSTES ILUMINAÇÃO
SETOR 04 - 12 POSTES ILUMINAÇÃO
SETOR 05 - 12 POSTES ILUMINAÇÃO
SETOR 06 - 12 POSTES ILUMINAÇÃO
SETOR 07 - 12 POSTES ILUMINAÇÃO
SETOR 08 - 12 POSTES ILUMINAÇÃO

- | |
|---|
| Marco IBGE |
| Banco |
| Luminária com duas lâmpadas |
| Luminária com duas lâmpadas e caixa de luz térrea |
| Caixa de luz térrea |
| Novos Postes 3m |
| Novos Postes 9m |

- | |
|---------------------|
| Árvores (A1) |
| Canteiro com árvore |
| Vaso com coqueiro |
| Relógio Digital |
| Torneira |



Documento assinado digitalmente
FABRICIO FOGGIATO GODINHO
Data: 11/11/2024 08:24:27 -0300
Verifique em <https://validar.rs.gov.br>

FERNANDO DA
ROSA PAHIM
00010951024

PROJETO: PROJETO ILUMINA QUADRA DE ESPORTES DA PRAÇA, ACADEMIA AR LIVRE E CAMINHOS DE ACESSO

LOCAL: RUA SETE SETEMBRO ESQUINA RUA GENERAL JOÃO ANTÔNIO - CENTRO - SÃO VICENTE DO SUL

PLANTA: PLANTA BAIXA - SETORES IMPLANTADOS
DATA: NOVEMBRO/2024

RRT: 14951545
ESCALA: Indicada
ÁREA: 14.720,00 m²

RESPONSÁVEL TÉCNICO: Fabricio Foggiao Godinho CAU-RS/A112802-7

PROPRIETÁRIO: Prefeitura Municipal de São Vicente do Sul

